


1. Montaż kanałów wentylacyjnych wraz z wentylatorami wywiewnymi działającymi automatycznie;
2. Montaż sufitów podwieszanych kasetonowych/profile/wieszaki/kasetony;
3. Montaż opraw oświetleniowych;
4. Montaż anemostatów wywiewnych;
5. Montaż czujek ruchu;

1. Rysunki należy rozpatrywać kompleksowo wraz z opisem technicznym, pozostałymi branżami oraz kosztorysem inwestorskim i specyfikacją techniczną.
2. Przed przystąpieniem do robót, należy wykonać pomiarów poziomych i pionowych podanych w dokumentacji w razie istotnych odstępstw wprowadzić zmiany w uzgodnieniu z zamawiającym.
3. Przed przystąpieniem do robót należy dokonać inwentaryzacji zakrytego osprzętu instalacyjnego w razie istotnych odstępstw wprowadzić zmiany w uzgodnieniu z zamawiającym.

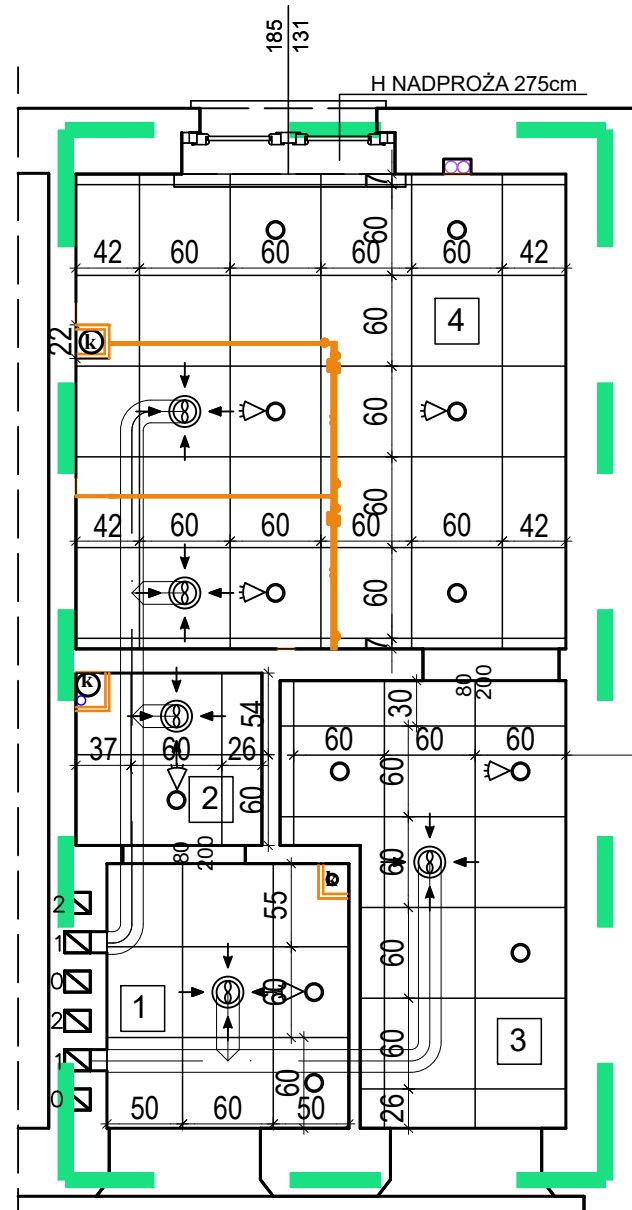

RZUT SANITARIATÓW
2 PIĘTRO
SUWITY PODWIESZANE

	PROJEKTOWANY SUFIT KASETONOWY 60X60 - WYSOKOŚĆ SUFITU ZGODNIE Z LINIĄ NADPROŻA OKNA (NIE MNIEJ NIŻ 250CM)
	OPRAWA OKRĄGŁA LED -12szt.
	ANEMOSTAT WYWIEWNY WENTYLACJI GRAWITACYJNEJ WSPOMAGANEJ -5szt.
	CZUJKA RUCHU -6szt.

ZESTAWIENIE POWIERZCHNI		
2 PIĘTRO		
NR POM.	NAZWA POM	POW.[m2]
1	PRZEDSIONEK	2,87
2	TOALETA MĘSKA	1,42
3	PRZEDSIONEK	4,36
4	TOALETA DAMSKA	9,7
	SUMA	18,35



NR RYSUNKU:
A1-3

TEMAT OPRACOWANIA:
REMONT WĘZŁA SANITARNEGO NA II PIĘTRZE W BUD. NR 2 W M.LUBAŃ

INWESTOR:
OŚRODEK SZKOLEŃ SPECJALISTYCZNYCH
STRAŻY GRANICZNEJ w Lubaniu

ADRES INWESTYCJI:
Dz. nr 2/13, AM-17 Obręb ewidencyjny 2: Lubań
Miejscowość: Lubań, Powiat: Lubań

TYTUŁ RYSUNKU:
RZUT SANITARIATÓW- 2 PIĘTRO
SUFITY PODWIESZANE

OPRACOWAŁ:	NR UPRAWNIENI:	PODPIS:
mgr inż. arch. Agata Zygmunt-Sidor	87/DSOKK/2018	

Skala: 1:50

Data opracowania: 04.2026r.