


UWAGA:
1. Rysunki należy rozpatrywać kompleksowo wraz z opisem technicznym, pozostałymi branżami oraz kosztorysem inwestorskim i specyfikacją techniczną.
2. Przed przystąpieniem do robót, należy wykonać pomiarów poziomych i pionowych podanych w dokumentacji w razie istotnych odstępstw wprowadzić zmiany w uzgodnieniu z zamawiającym.
3. Przed przystąpieniem do robót należy dokonać inwentaryzacji zakrytego osprzętu instalacyjnego w razie istotnych odstępstw wprowadzić zmiany w uzgodnieniu z zamawiającym.

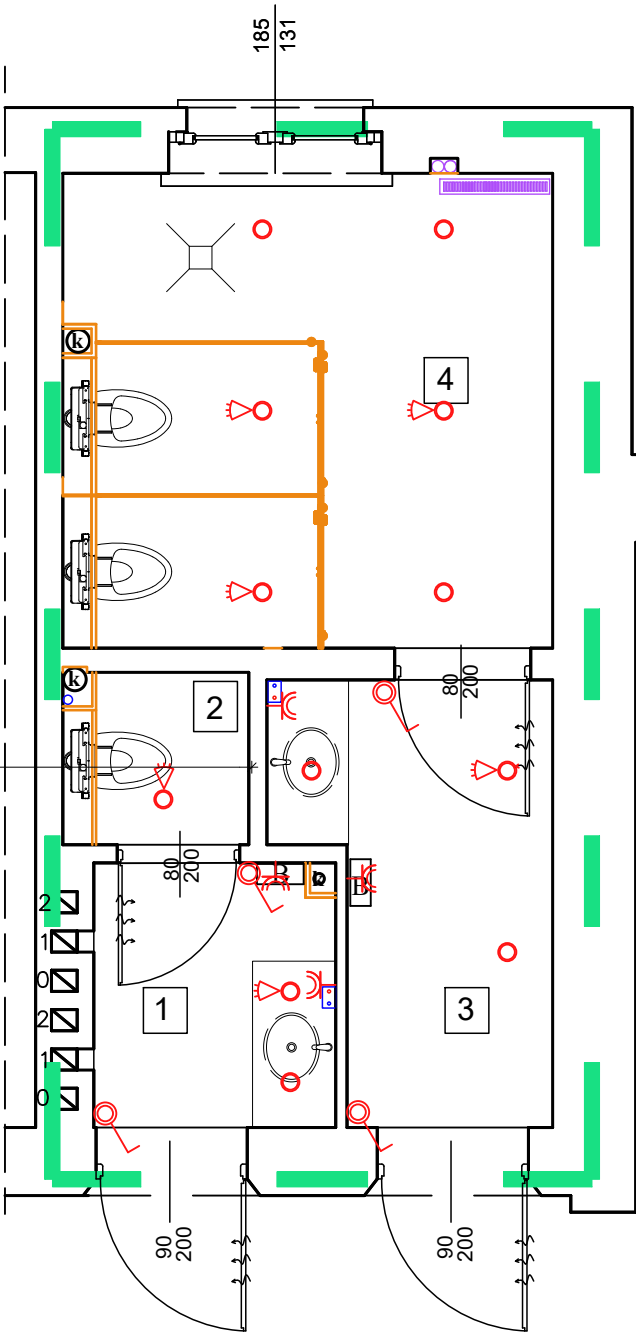


RZUT SANITARIATÓW
2 PIĘTRO
INSTALACJE ELEKTRYCZNE

- OZNACZENIA
- SUSZARKA DO RĄK - TYP: KIESZENIOWA(1650 W/ 230V) -2szt.
 - PRZEPŁYWOWY PODGRZEWACZ WODY-2szt.
 - OPRAWA OKRĄGŁA LED -12szt.
 - CZUJKA RUCHU -6szt.
 - GNIAZDO 230V IP44 -54zt.
 - WŁĄCZNIK IP44 -2=4szt.

ZESTAWIENIE POWIERZCHNI		
2 PIĘTRO		
NR POM.	NAZWA POM	POW.[m2]
1	PRZEDSIONEK	2,87
2	TOALETA MĘSKA	1,42
3	PRZEDSIONEK	4,36
4	TOALETA DAMSKA	9,7
SUMA		18,35

Schemat lokalizacji
pomieszczenia w budynku

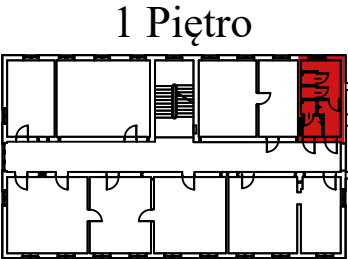

	OŚRODEK SZKOLEŃ SPECJALISTYCZNYCH STRAŻY GRANICZNEJ w Lubaniu ul. Wojska Polskiego 2, 59-800 Lubań	
	BRANŻA: BUDOWLANA	NR RYSUNKU: A1-5
TEMAT OPRACOWANIA: REMONT WĘZŁA SANITARNEGO NA II PIĘTRZE W BUD. NR 2 W M.LUBAŃ		
INWESTOR: OŚRODEK SZKOLEŃ SPECJALISTYCZNYCH STRAŻY GRANICZNEJ w Lubaniu		
ADRES INWESTYCJI: Dz. nr 2/13, AM-17 Obręb ewidencyjny 2: Lubań Miejscowość: Lubań, Powiat: Lubań		
TYTUŁ RYSUNKU: RZUT SANITARIATÓW- 2 PIĘTRO INSTALACJE ELEKTRYCZNE		
OPRACOWAŁ: mgr inż. Jędrzej Koman	NR UPRAWNIEN: DOŚ/0238/PWBE/19	PODPIS:
Skala: 1:50		Data opracowania: 04.2026r.